


- LINEA ACQUA FREDDA SANITARIA
- LINEA ACQUA CALDA SANITARIA
- Tubo Multistrato isolato (posa a vista)
- LINEA ACQUA FREDDA SANITARIA (sottopavimento)
- LINEA ACQUA CALDA SANITARIA (sottopavimento)
- Tubo Multistrato isolato (posa sottopavimento)
- Tubo Termoisolante (posa a vista)
- DOPPIA LINEA VAV
- Tubo Termoisolante (posa sottopavimento)


LINEE VAV E IDRICHE

- LINEA ACQUE NERE (posa sottopavimento)
- LINEA ACQUE SPOVANTE (posa sottopavimento)
- SCARICHI CONDENSE UNITA INTERNE CLIMA (posa sottopavimento)
- SCARICHI CAPA CUCINA E VENTILAZIONE SERVIZI
- LINEA ACQUE NERE (posa a vista)
- LINEA ACQUE SPOVANTE (posa a vista)
- SCARICHI CONDENSE UNITA INTERNE CLIMA (posa a vista)
- PILETTA SPOVATA A PAVIMENTO

RETE SCARICO - MONTANTI E SFATI

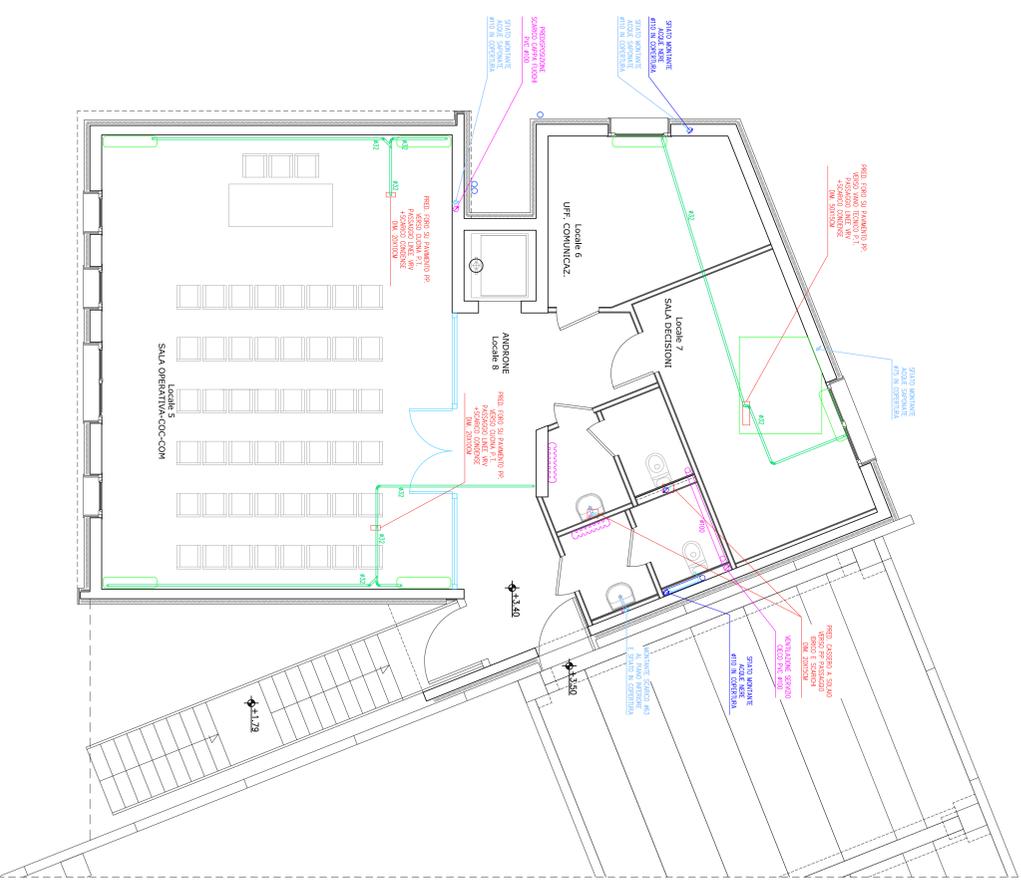

IMPIANTO IDRICO-SANTARIO
Pianta Piano Primo

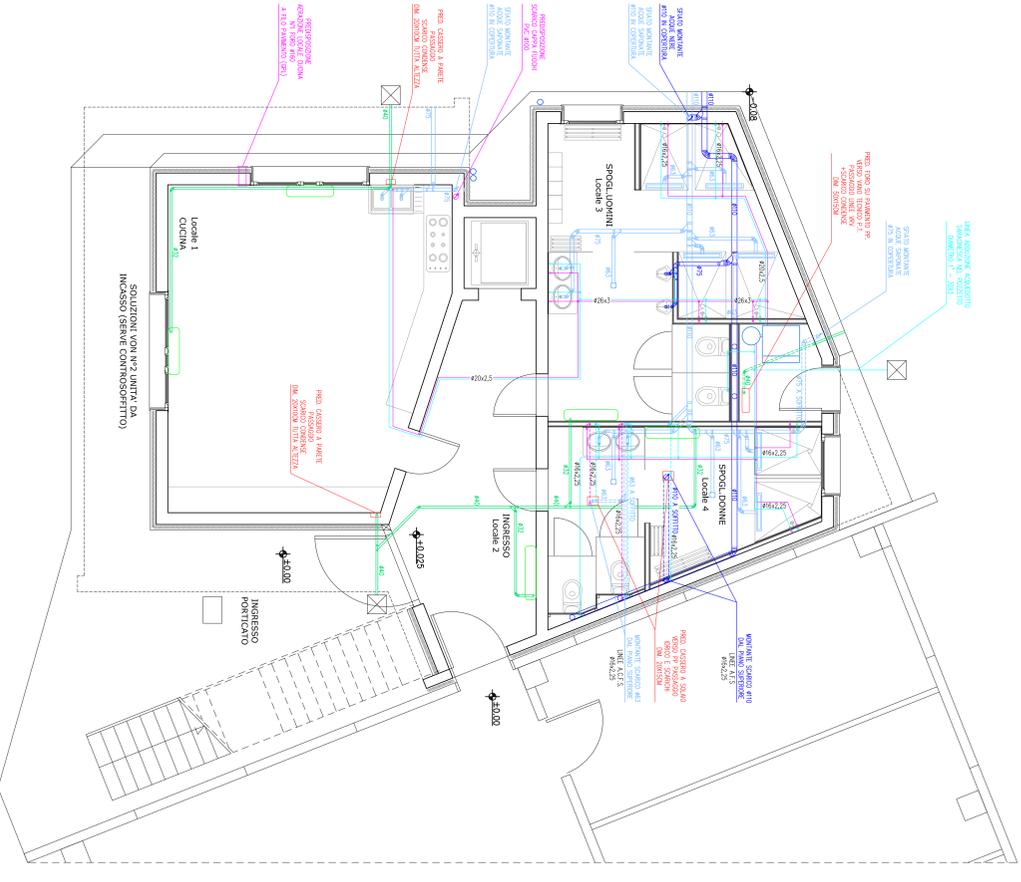

IMPIANTO IDRICO-SANTARIO
Pianta Piano Terra

COMUNE DI MAROSTICA
 Provincia di Venezia
 Via L. Tompensa, 17 36063 MAROSTICA (VI)
 C.F. 82080830288 P.IVA 0025562044

REALIZZAZIONE DELLA SEDE DELLA PROTEZIONE CIVILE
2° STRALCIO PALAZZINA PER SERVIZI

PROGETTO ESECUTIVO
IMPIANTO IDRICO-SANTARIO

LAVORO: 102
 DATA: settembre 2016
 SCALA: 1:50

PROGETTO: FRANCESCO SIBILANETTO architetto
 AMBITO TERRITORIALE: Bronga Catenone 39 31048 San Biagio di Callalta (TV)
 P.IVA 0553390362 - tel. 0426 90909 - architetto@francesco-sibilanetto.com
 PROGETTO TECNICO: ANIMA INGENGIARIA S.r.l. - Ing. Roberto Basso
 P.IVA 0397980361 - Tel. 0423015048 - info@animaingenieri.com