


SCHEMA SMALTIMENTO ACQUE REFLUE

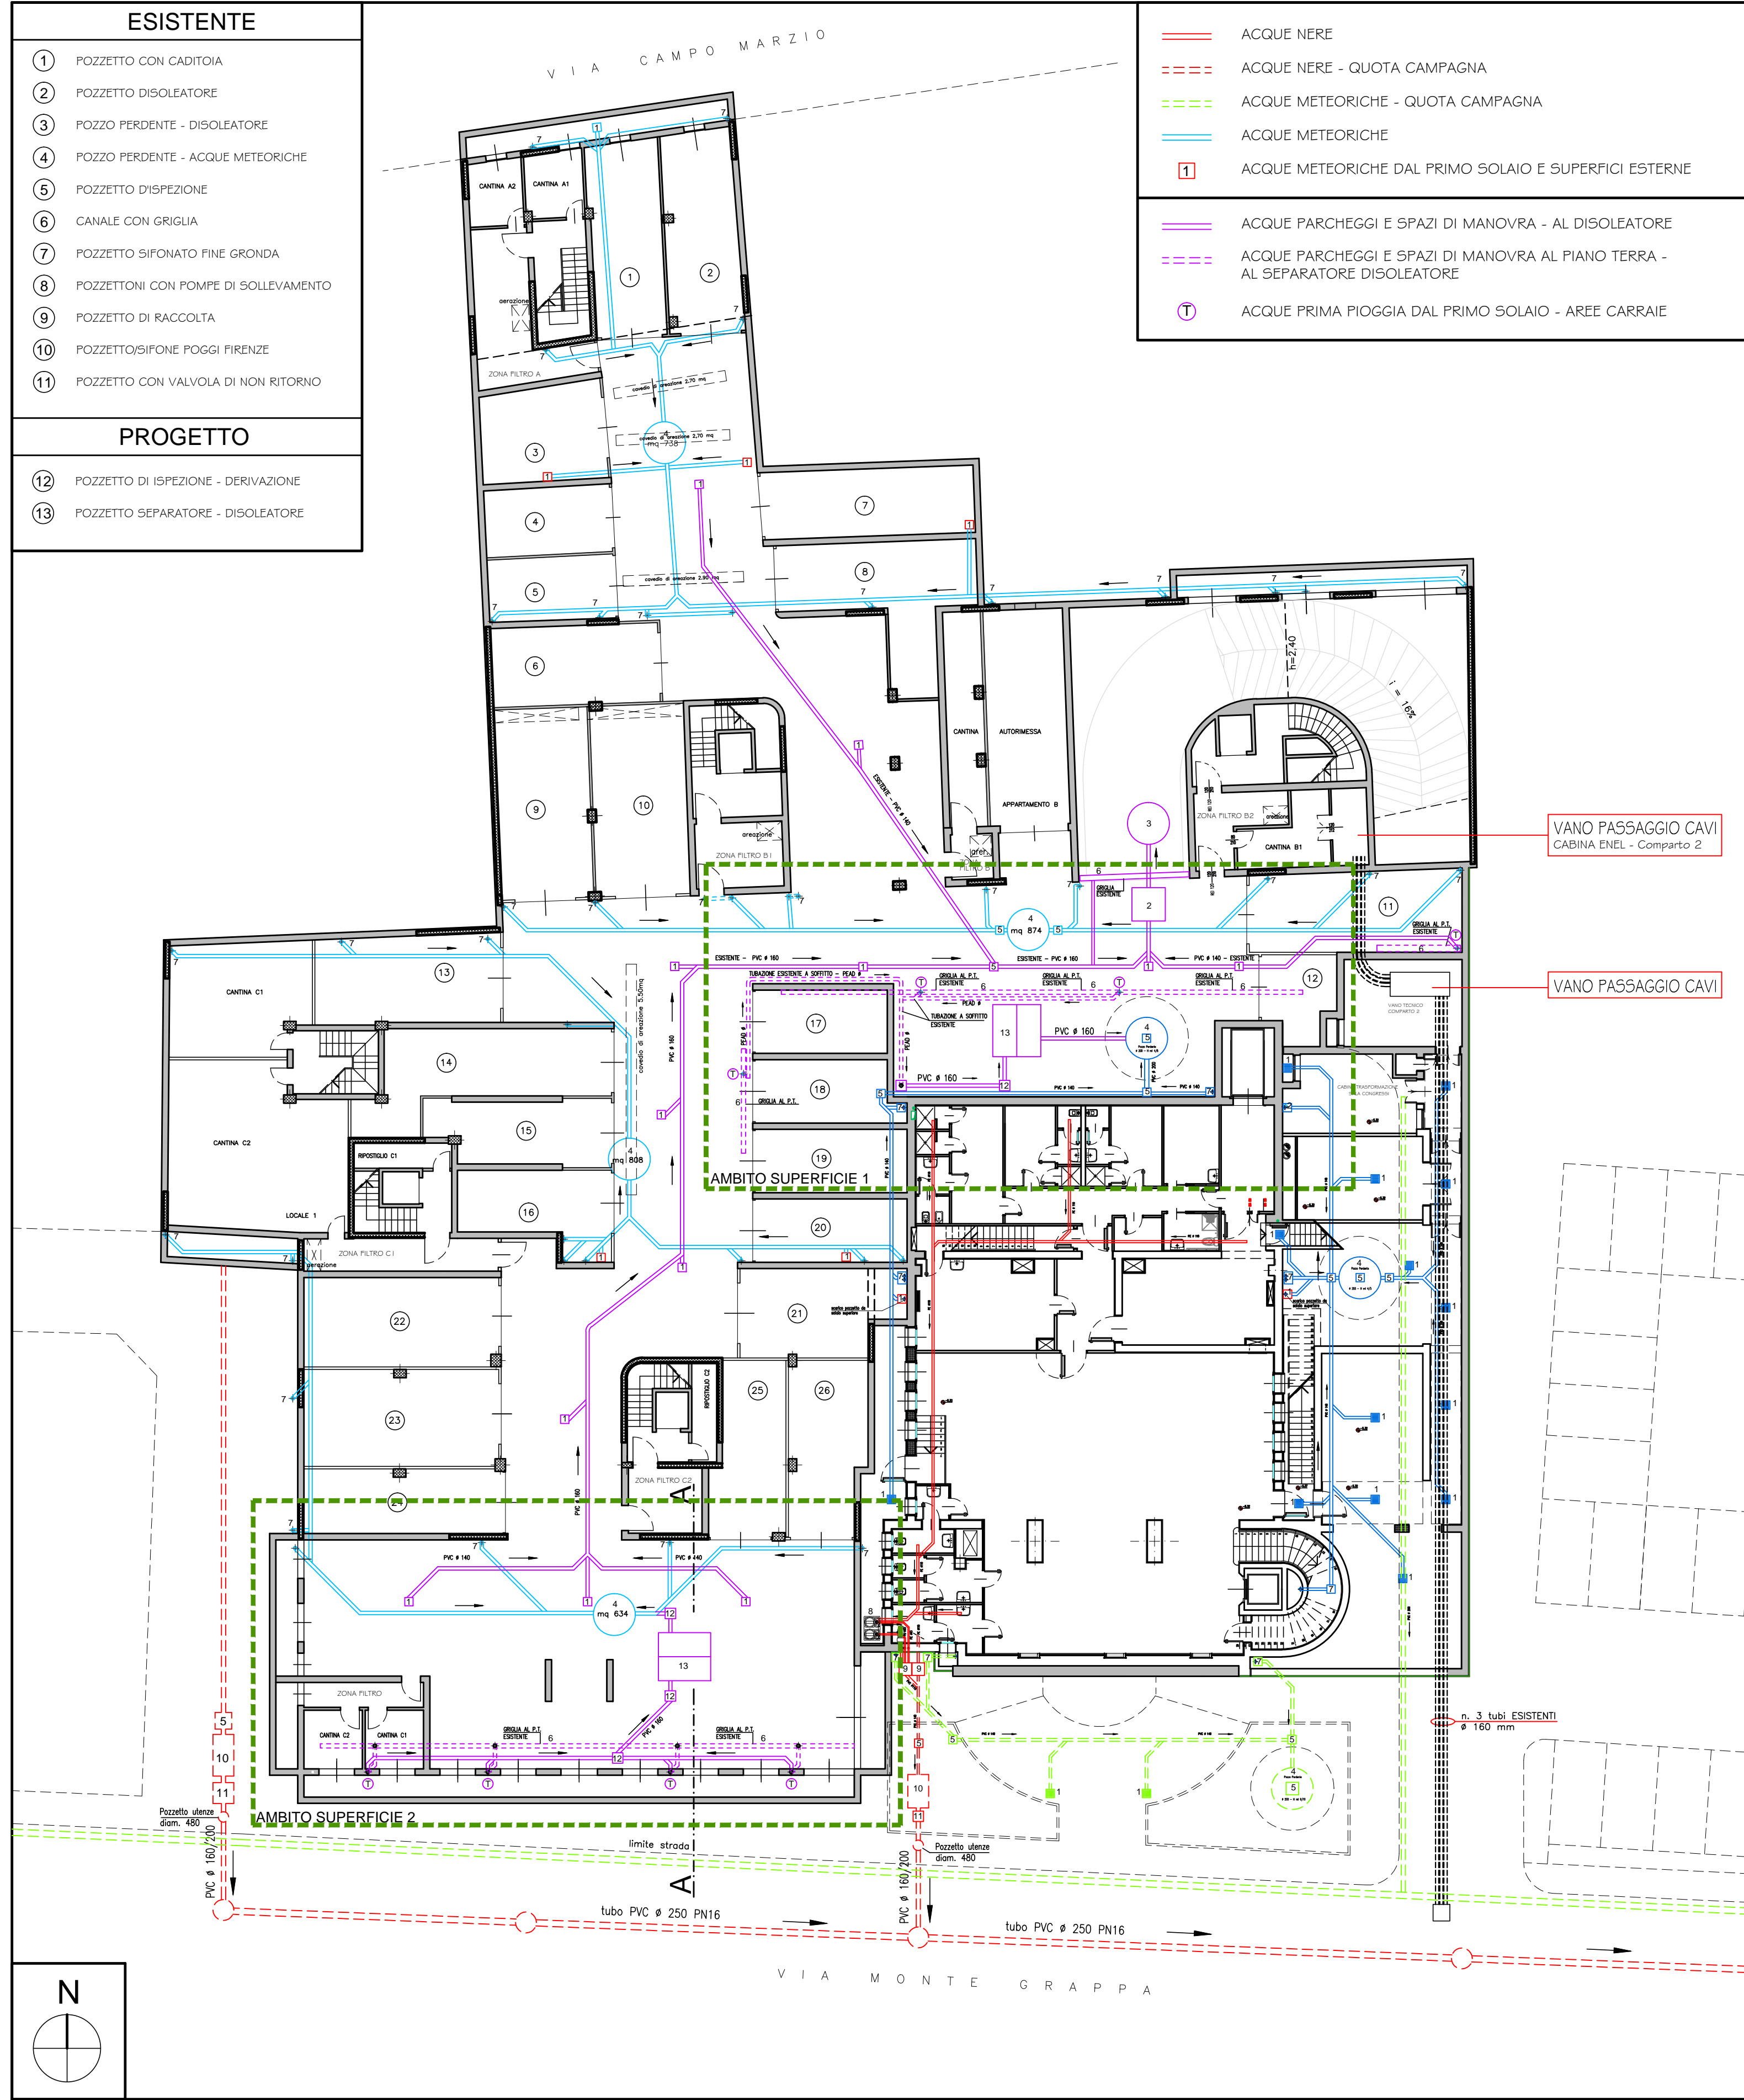


PIANTA PIANO INTERRATO

scala 1/200


- | ESISTENTE | |
|-----------|--------------------------------------|
| 1 | POZZETTO CON CADITOIA |
| 2 | POZZETTO DISOLETORE |
| 3 | POZZO PERDENTE - DISOLETORE |
| 4 | POZZO PERDENTE - ACQUE METEORICHE |
| 5 | POZZETTO DISPERSIONE |
| 6 | CANALE CON GRIGLIA |
| 7 | POZZETTO SIFONATO FINE GRONDA |
| 8 | POZZETTONI CON POMPE DI SOLLEVAMENTO |
| 9 | POZZETTO DI RACCOLTA |
| 10 | POZZETTOSIFONE POGGI FIRENZE |
| 11 | POZZETTO CON VALVOIA DI NON RITORNO |
-
- | PROGETTO | |
|----------|-------------------------------------|
| 12 | POZZETTO DI ISPEZIONE - DERIVAZIONE |
| 13 | POZZETTO SEPARATORE - DISOLETORE |

- ACQUE NERE
- - - ACQUE NERE - QUOTA CAMPAGNA
- - - ACQUE METEORICHE - QUOTA CAMPAGNA
- ACQUE METEORICHE
- - - ACQUE METEORICHE DAL PRIMO SOLAIO E SUPERFICI ESTERNE
- ACQUE PARCHEGGI E SPAZI DI MANOVRA - AL DISOLETORE
- - - ACQUE PARCHEGGI E SPAZI DI MANOVRA AL PIANO TERRA - AL SEPARATORE DISOLETORE
- ⊕ ACQUE PRIMA PIOGGIA DAL PRIMO SOLAIO - AREE CARRAIE

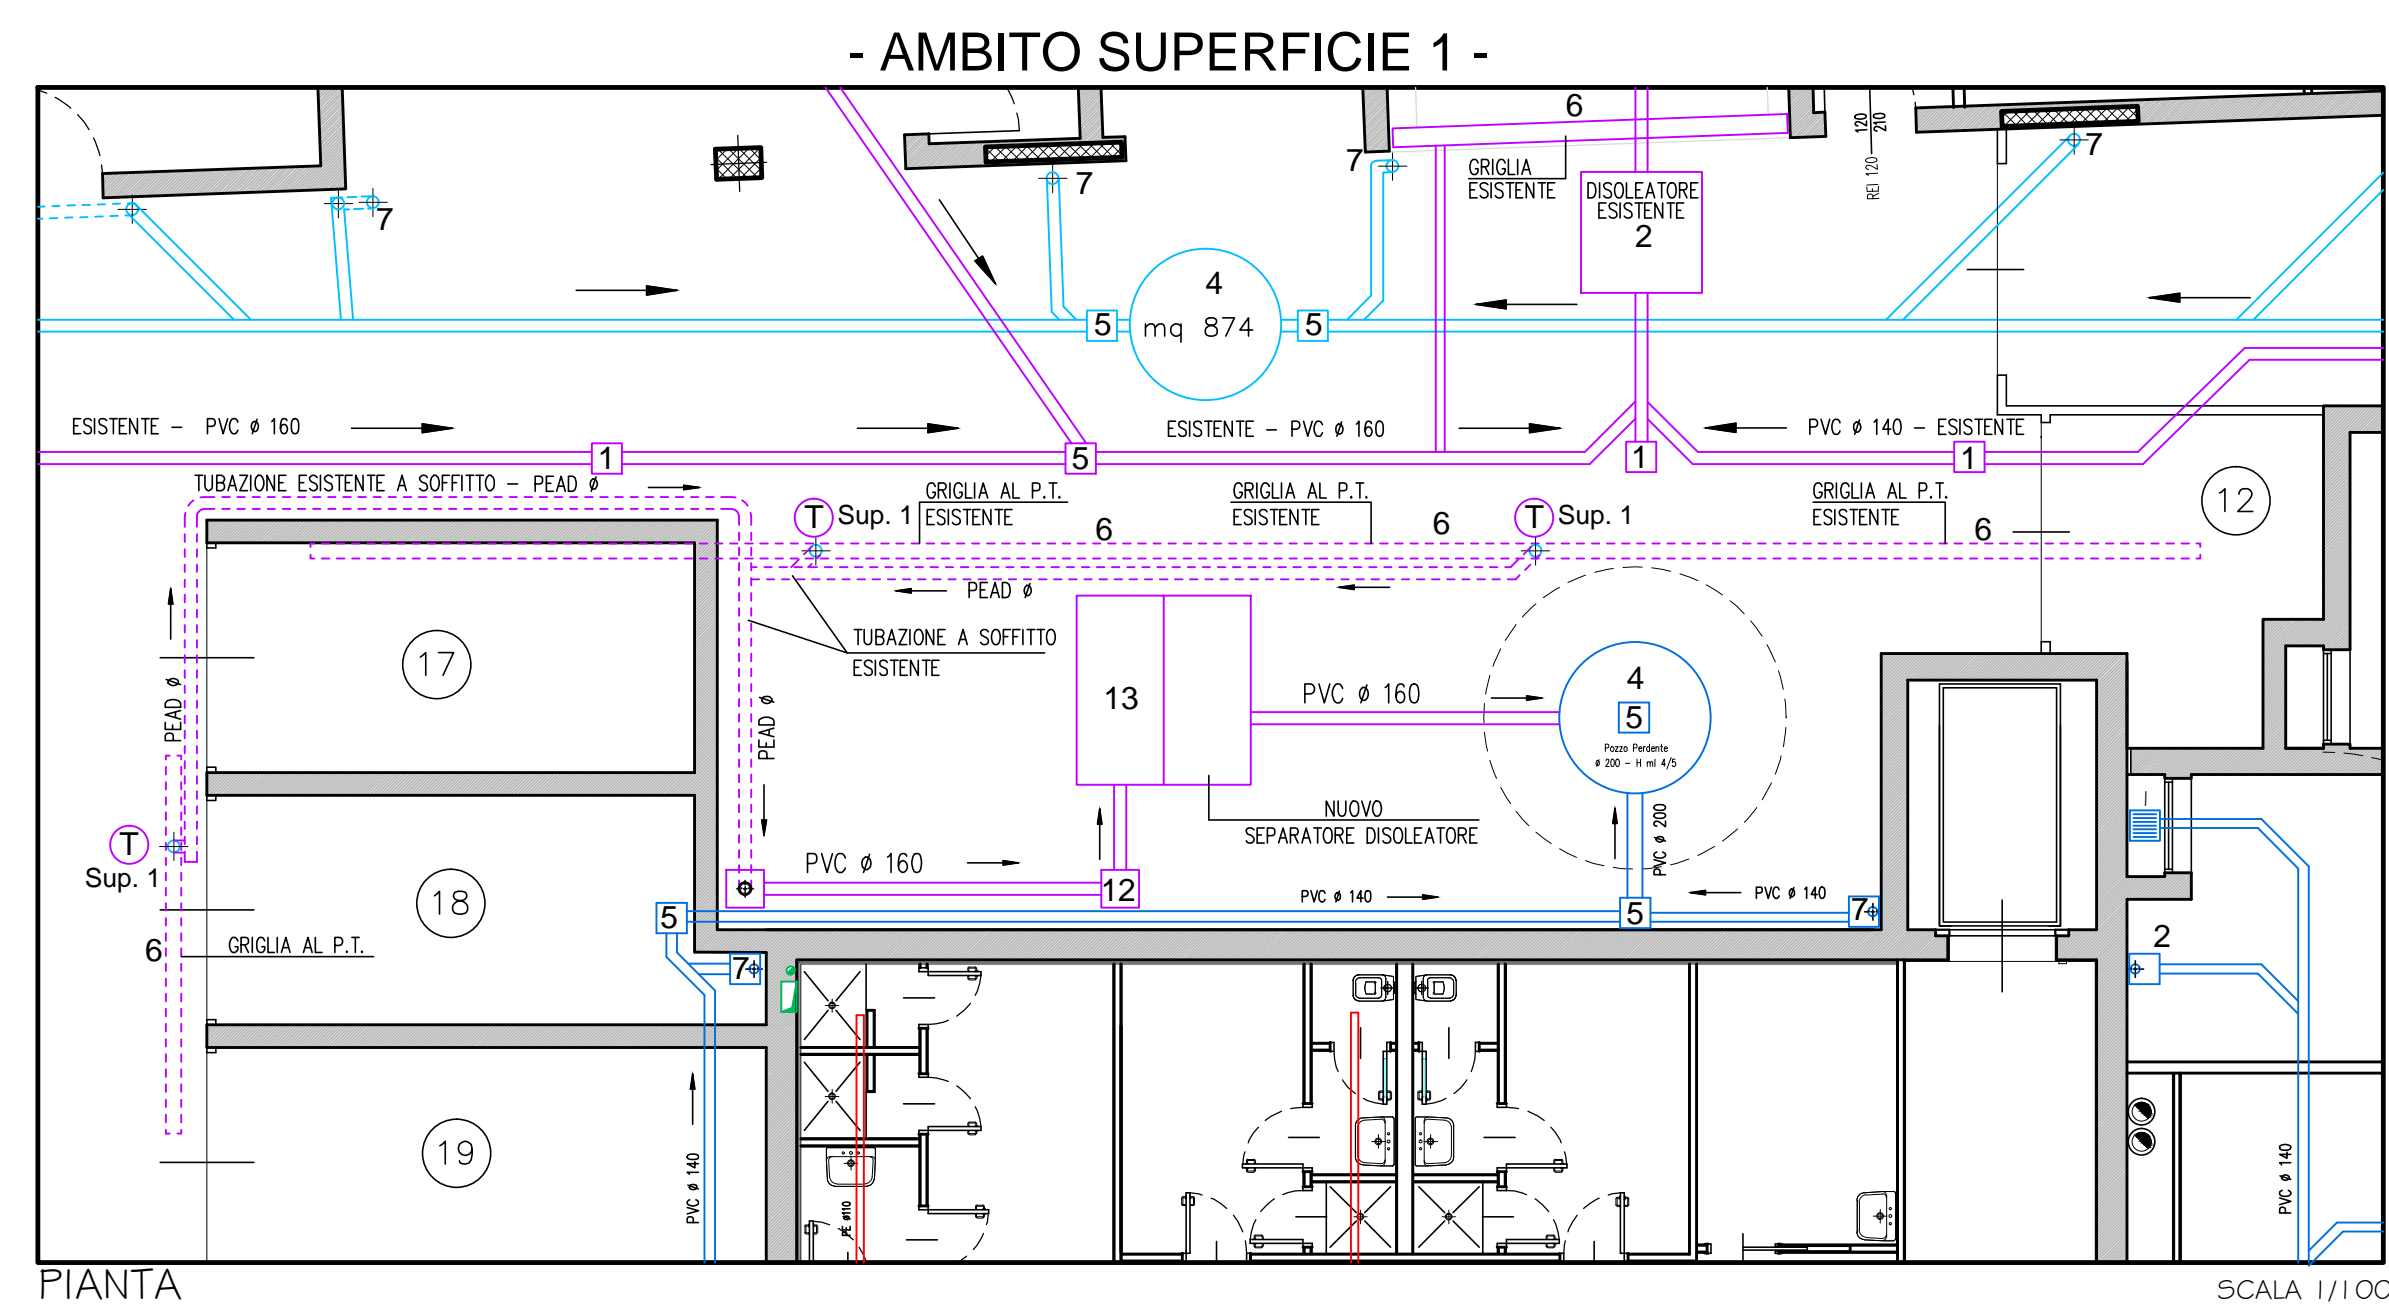


PIANTA - AMBITO SUPERFICIE 1

SCALA 1/100

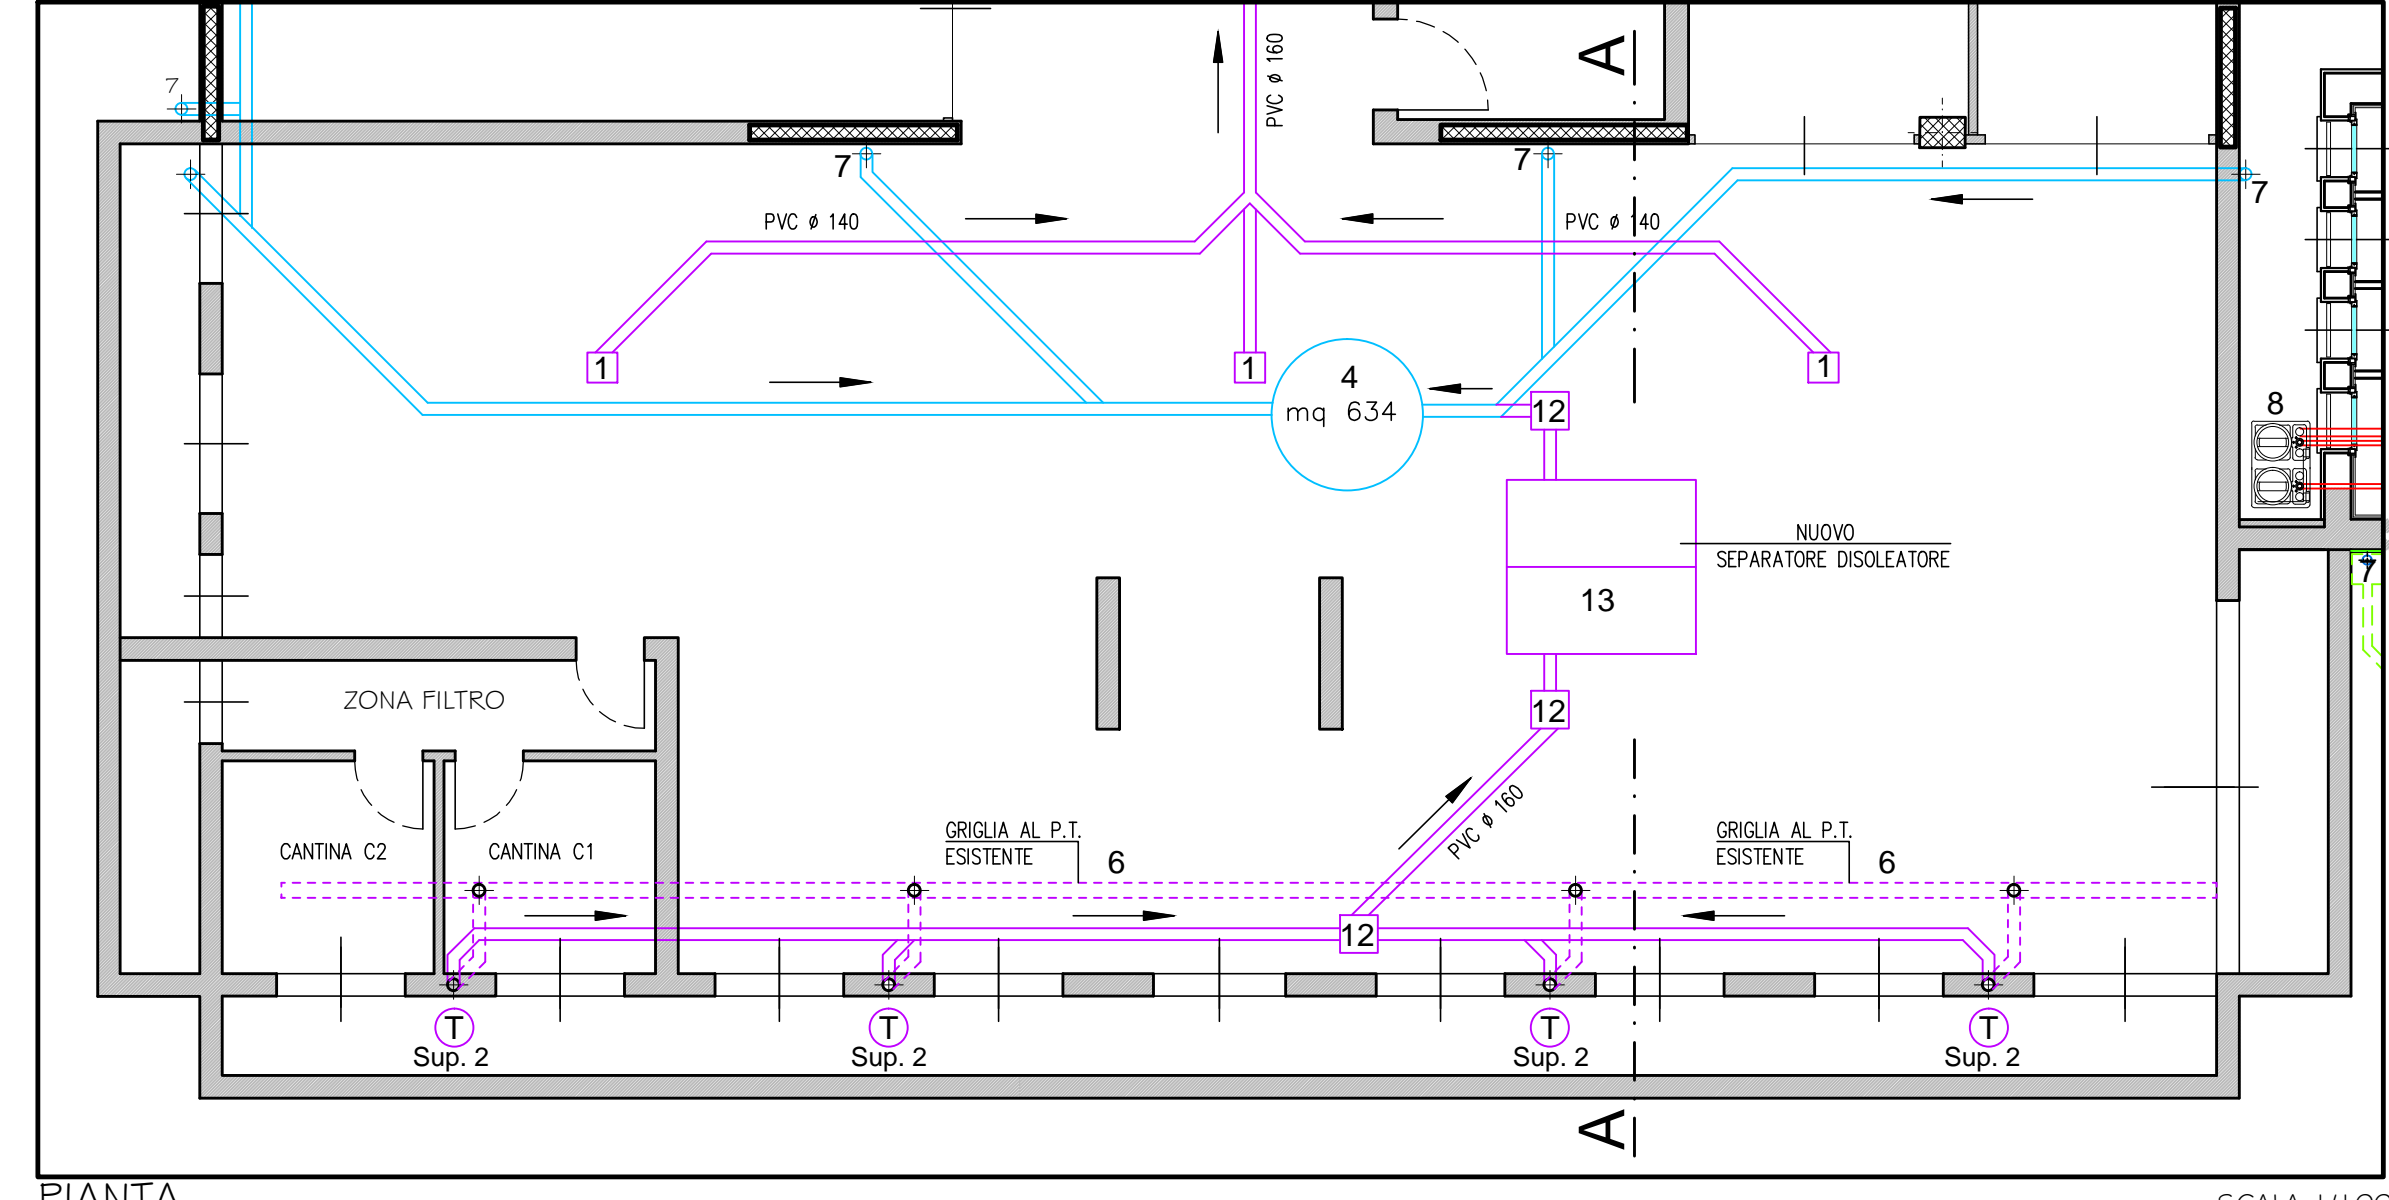


PIANTA - AMBITO SUPERFICIE 2

SCALA 1/100

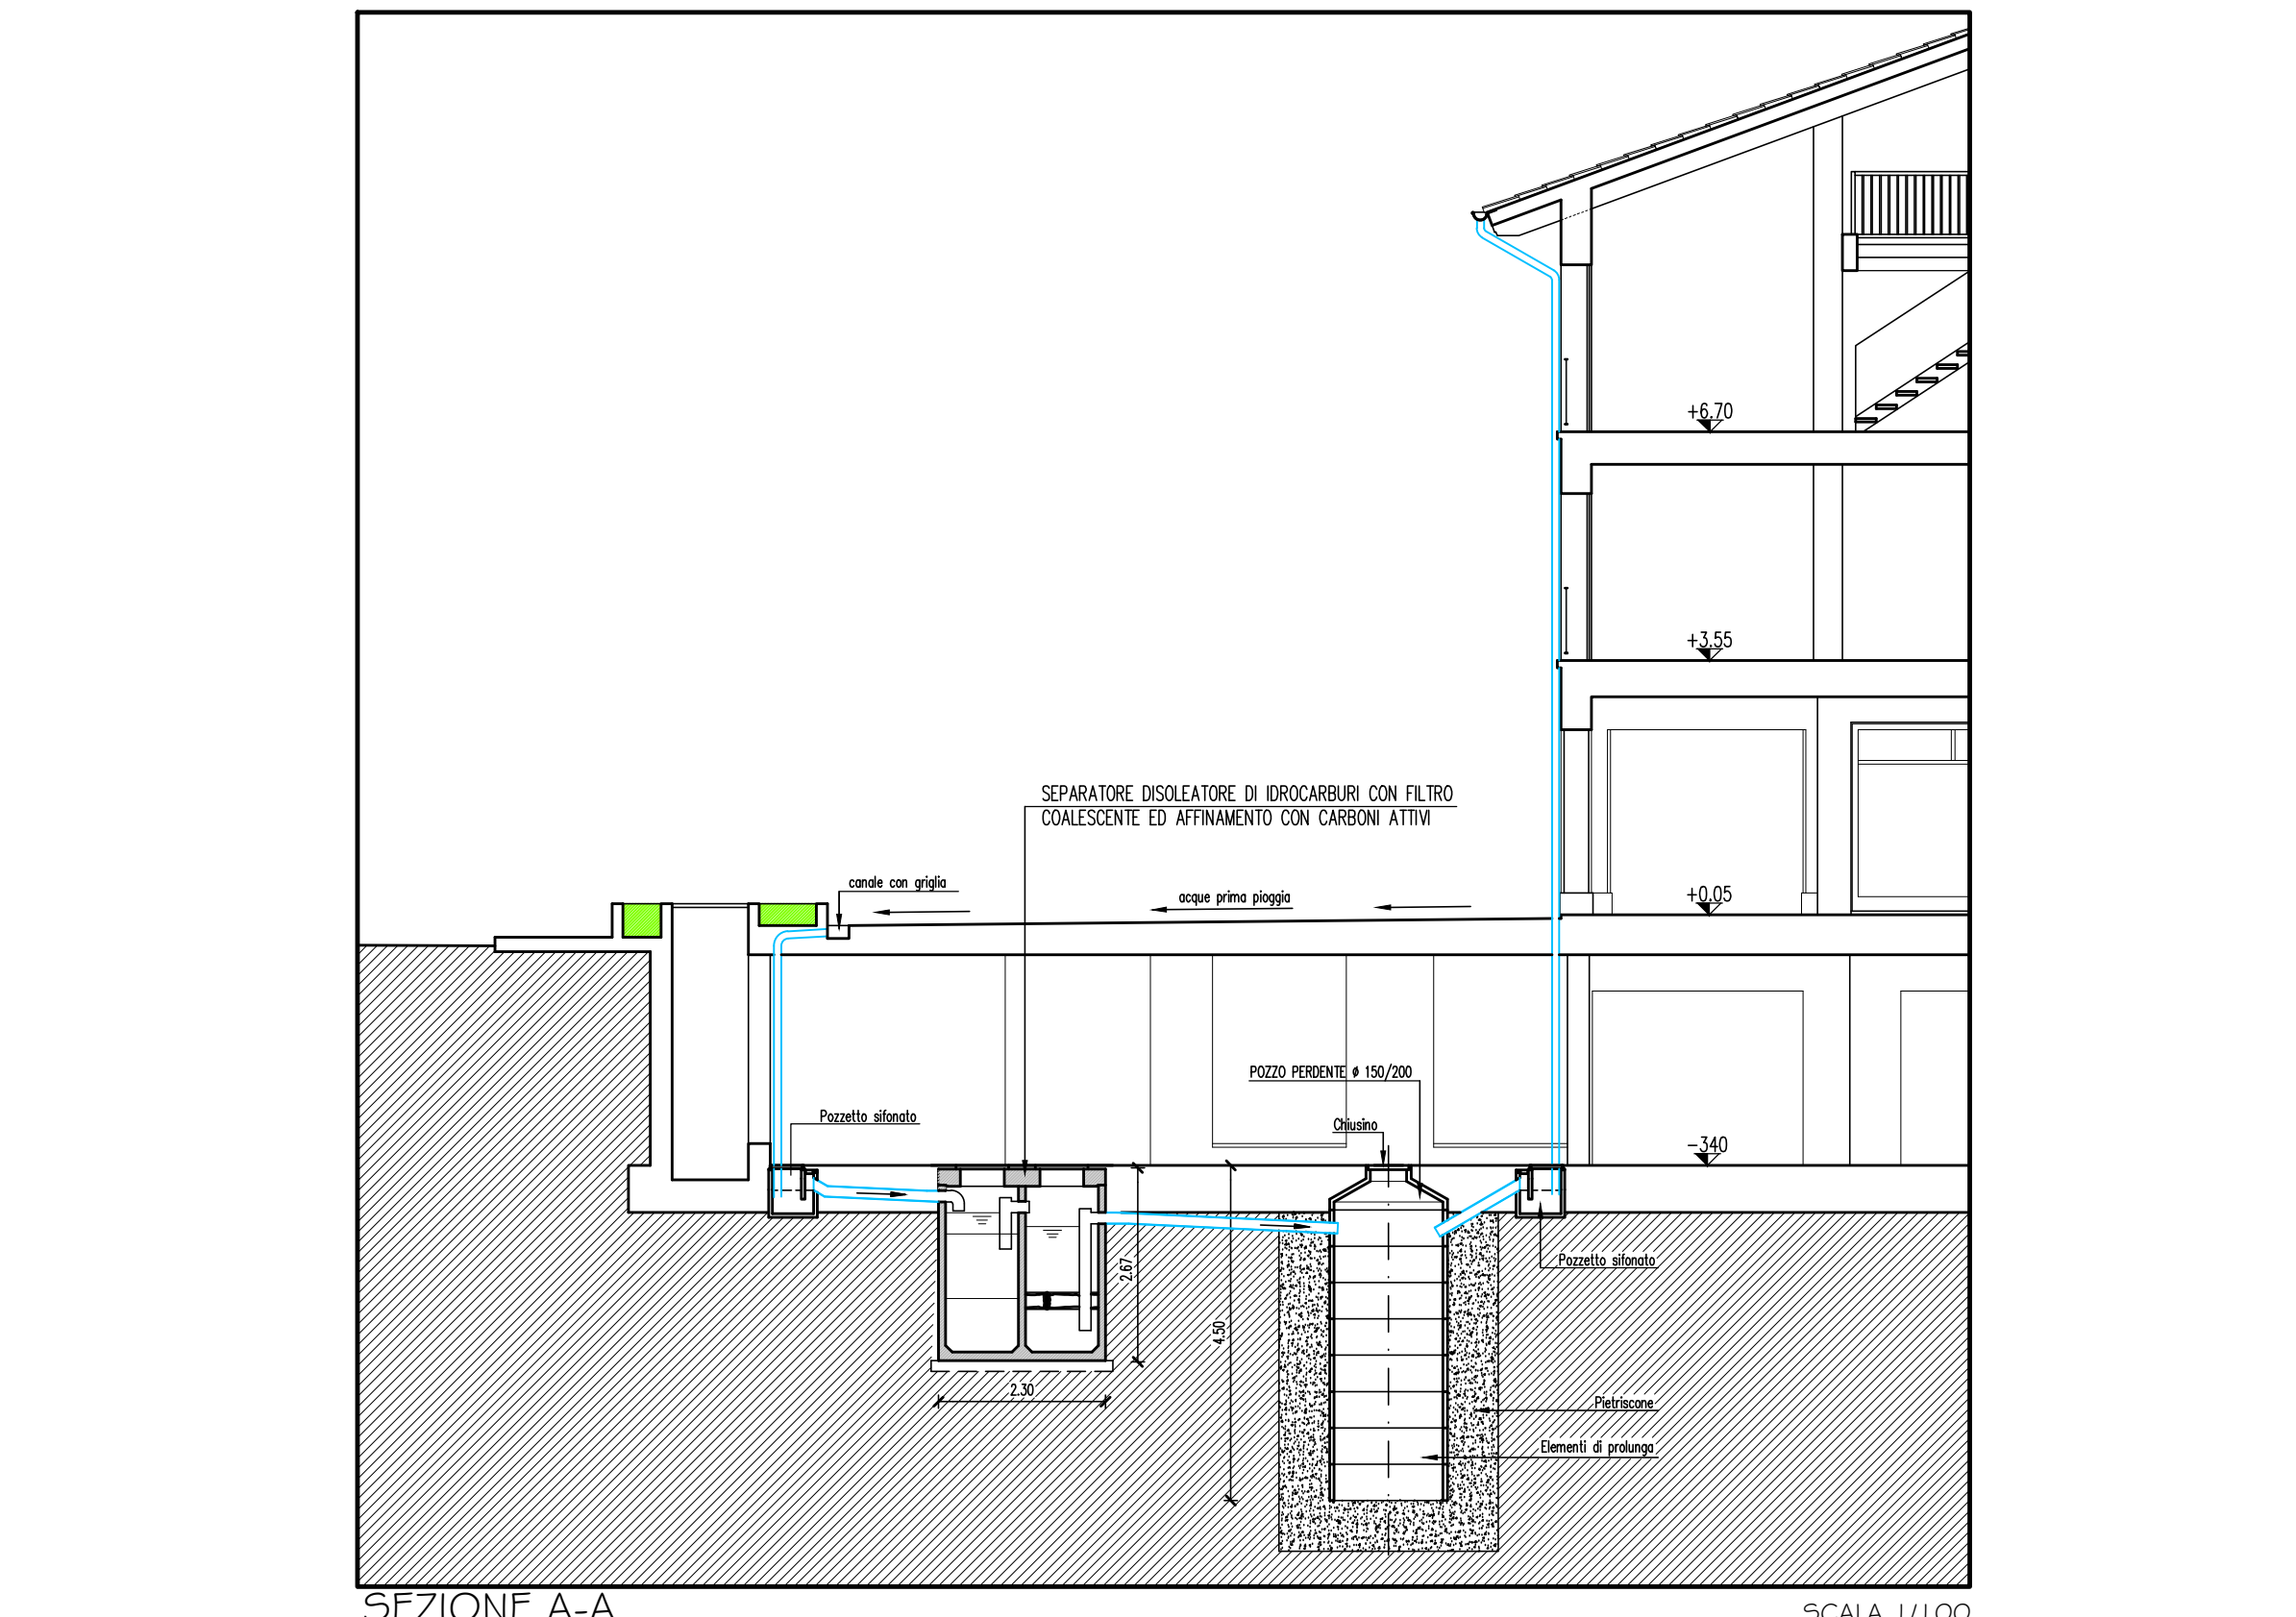

SEZIONE A-A


SCALA 1/100

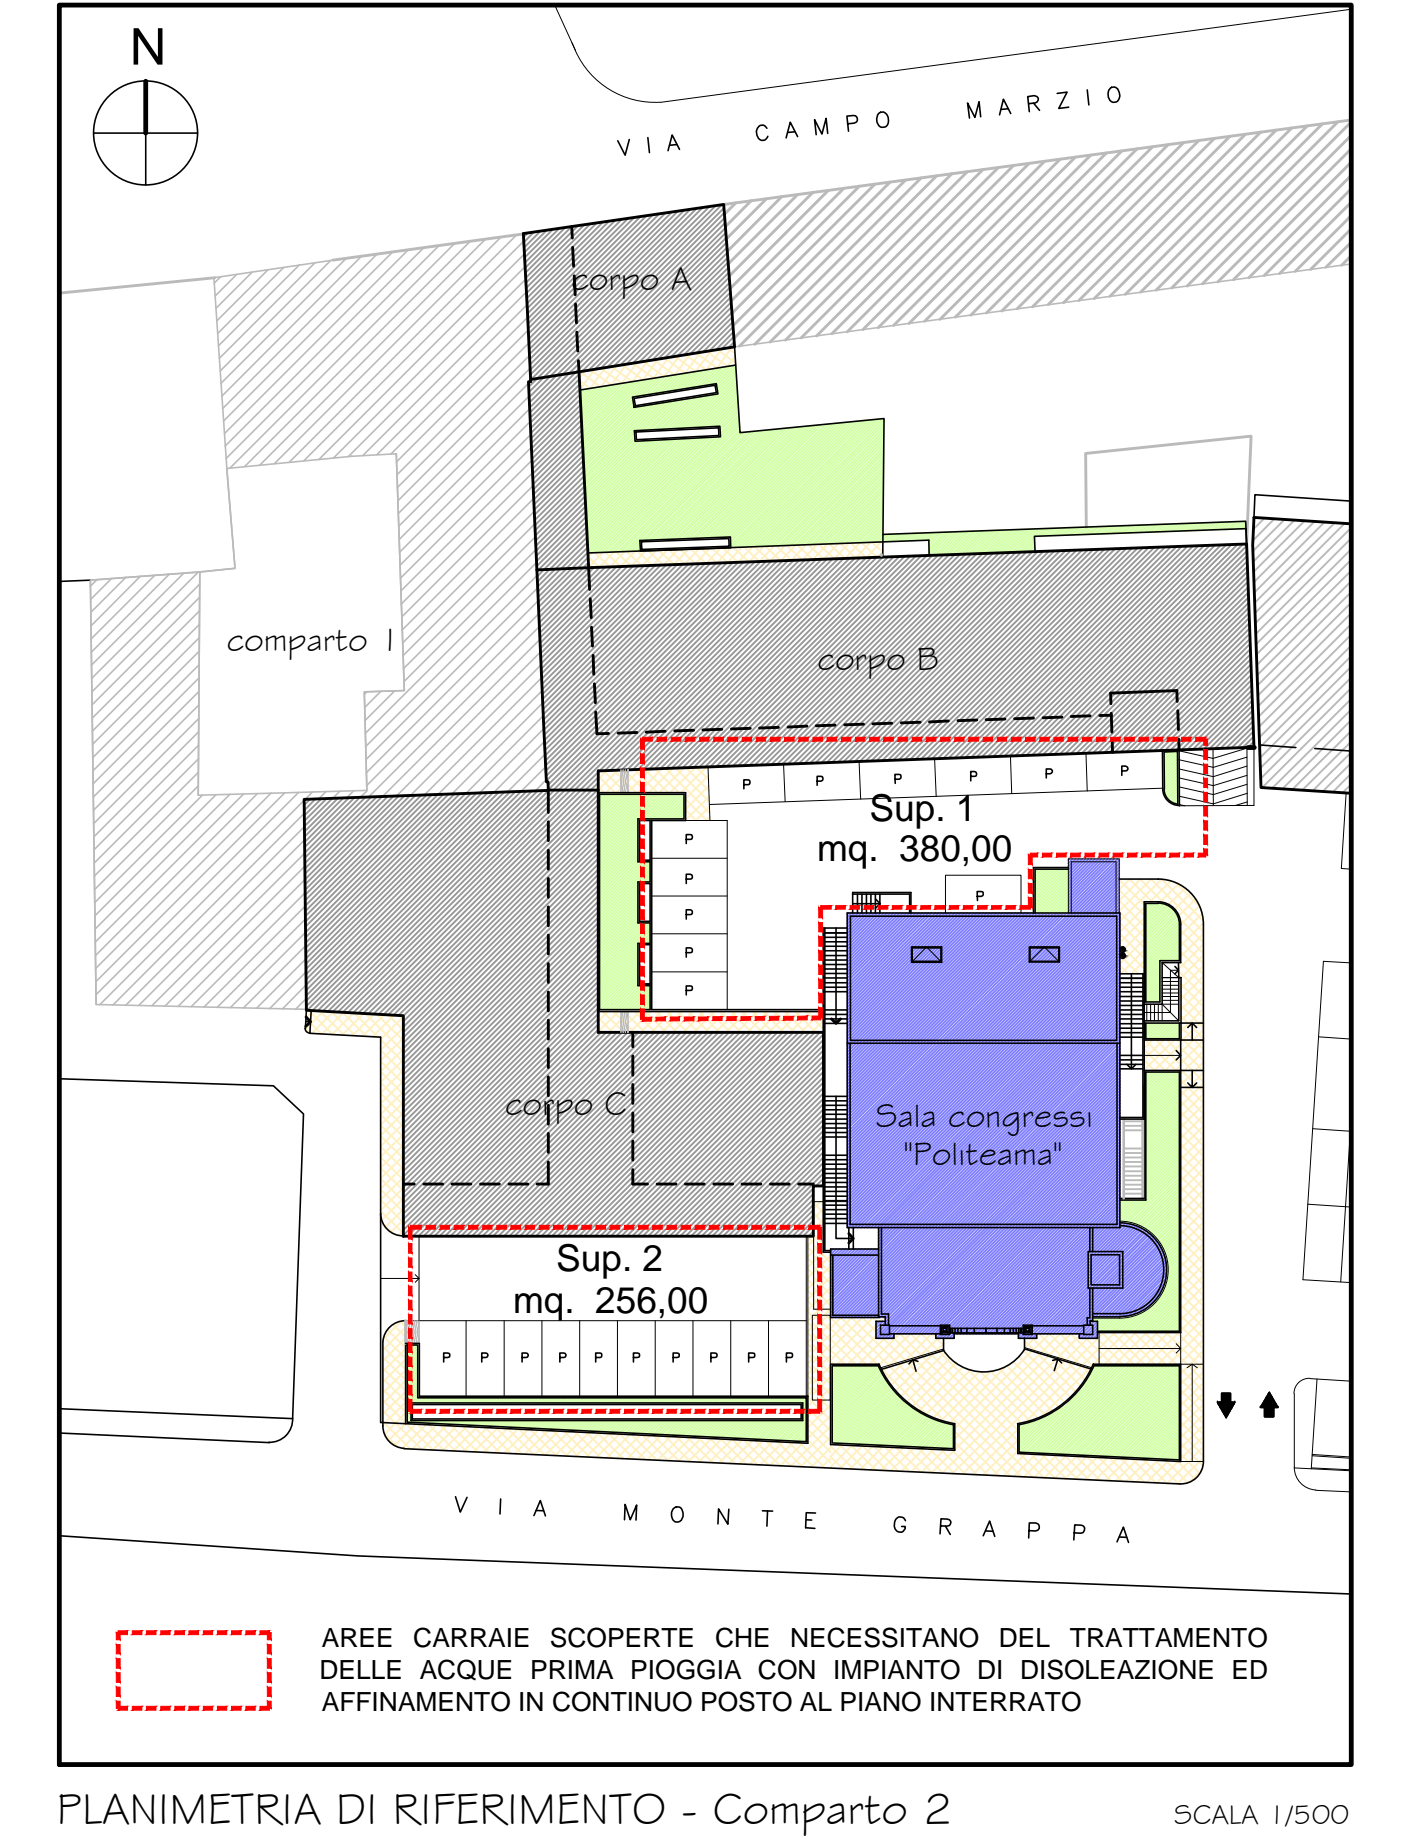

PLANIMETRIA DI RIFERIMENTO - Comparto 2

SCALA 1/500

PARTICOLARE SEPARATORE DISOLETORE DI IDROCARBURI CON FILTRO COALESCENTE ED AFFINAMENTO CON CARBONI ATTIVI

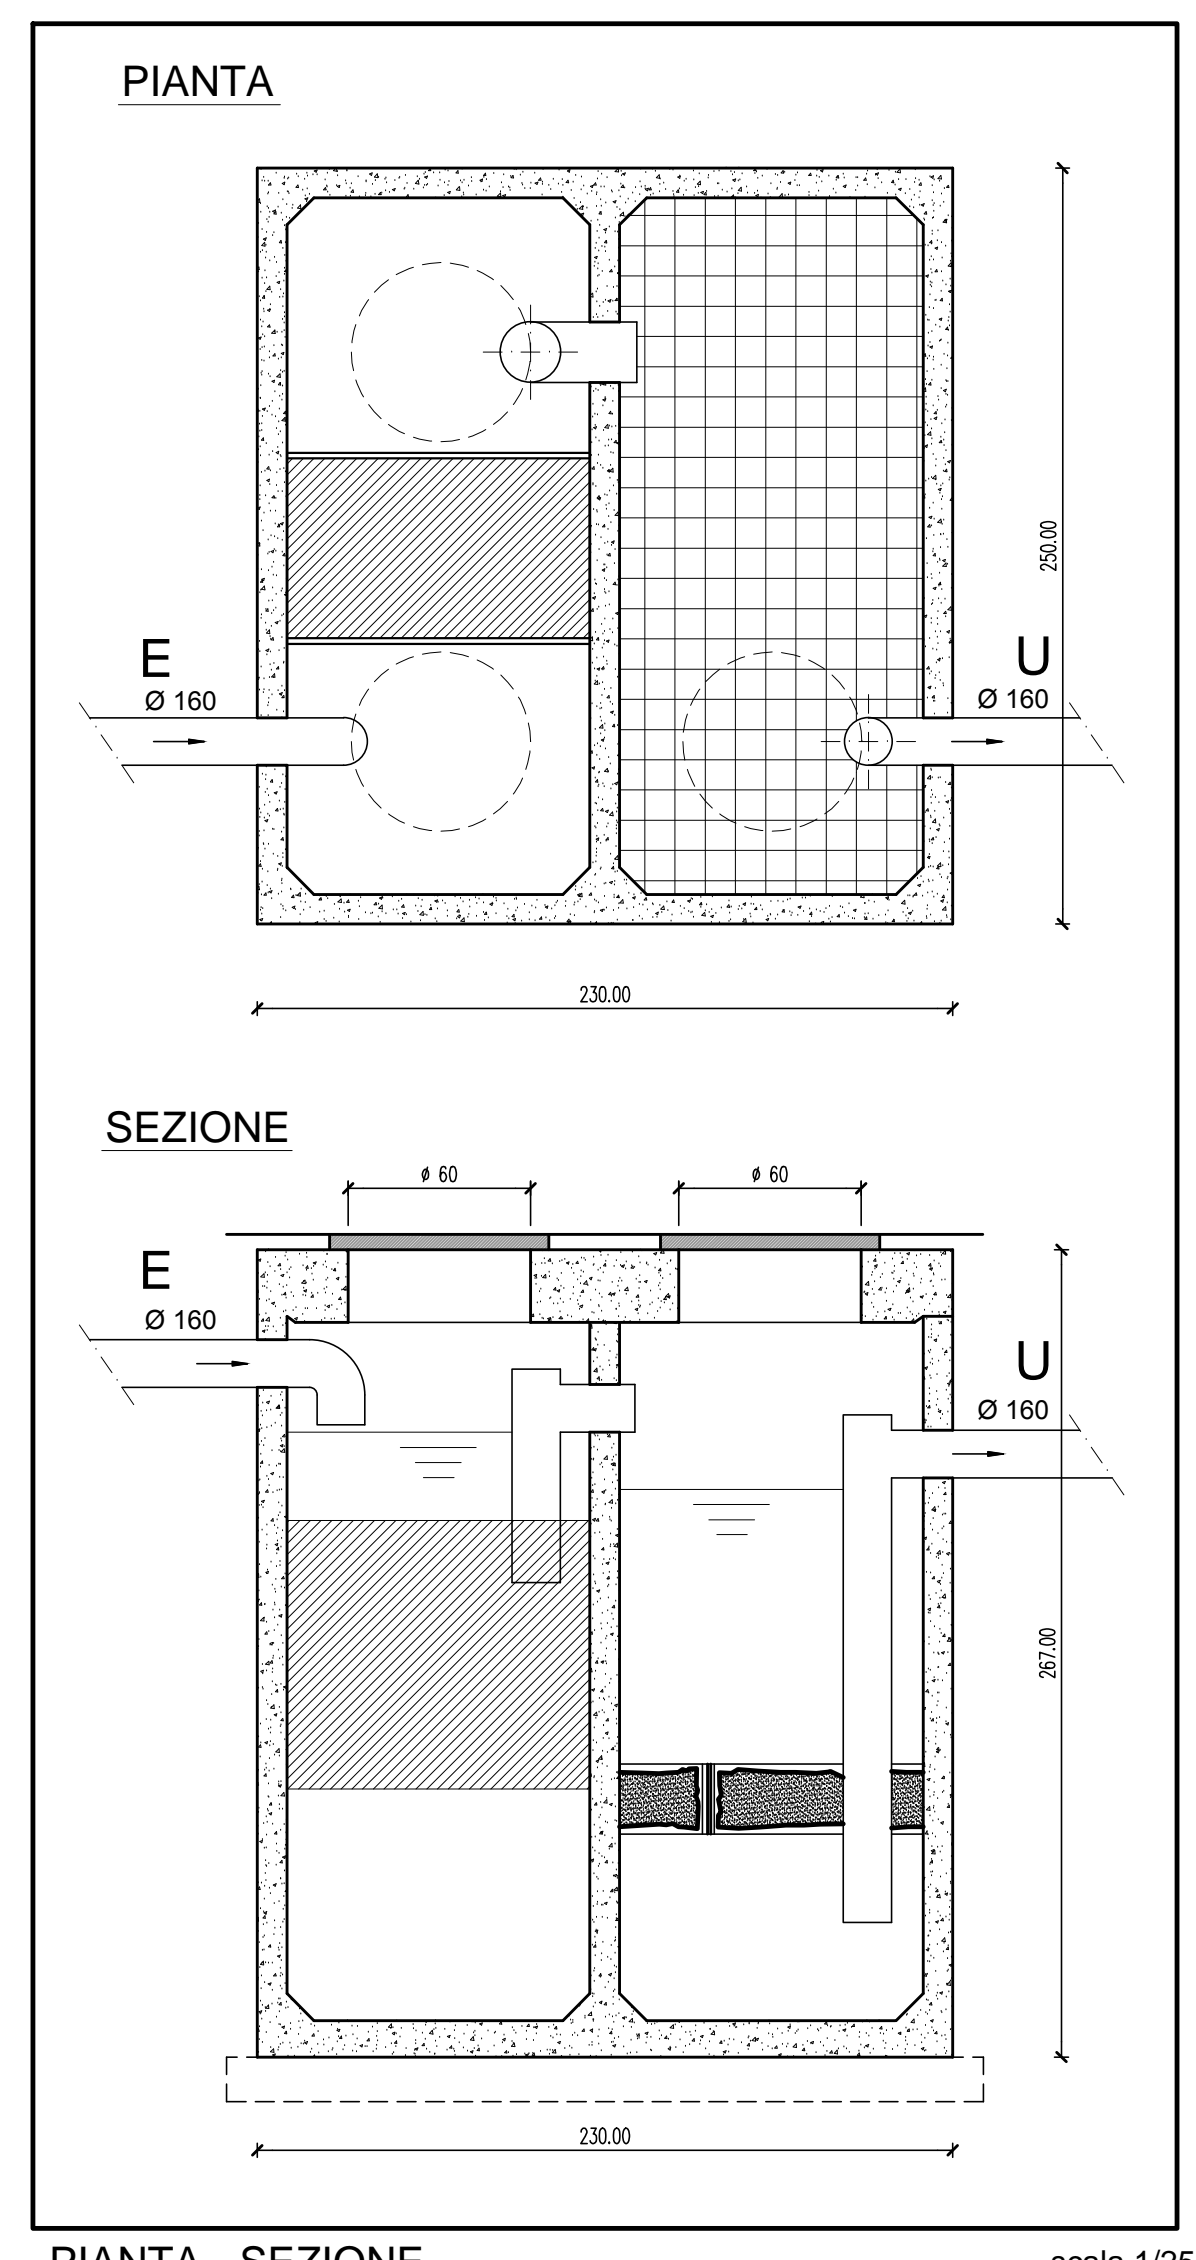

PIANTA - SEZIONE

scala 1/25

COMUNE DI MAROSTICA
PROVINCIA DI VICENZA



COMPLETAMENTO OPERE DI URBANIZZAZIONE
COMPARTO 2 DEL PIANO DI RECUPERO POLITEAMA.

Per conto di:

AMMINISTRAZIONE COMUNALE DI MAROSTICA
Via Tempesta, 17 - 36063 MAROSTICA (VI)

STUDIO DI ARCHITETTURA

DOTT. ARCH. LEONARDO LORENZONI		VIA M.TE PERICIA 1/A - 36020 POVE DEL GRAPPA (VI) tel: 042482219 - arch.leonardo.lorenzoni@gmail.com PEC: arch.leonardo.lorenzoni@pec.regione.vi.it	
Tavola n°	COMPLETAMENTO OPERE DI URBANIZZAZIONE - COMPARTO 2 DEL PIANO DI RECUPERO POLITEAMA	1 foglio	
1F	Elaborato: SCHEMA SMALTIMENTO REFLUI - Piano P. Interrato - Particolari		
DEFINITIVO ESECUTIVO	Ubicazione: VIA M.TE GRAPPA - MAROSTICA (VI)		
	Committente: COMUNE DI MAROSTICA		
	Data: MARZO 2018	Rif.:	Scala: 1:200-100-25

A termini di legge si riserva la proprietà di questo disegno con divieto di riprodurlo o renderlo comunque noto a terzi senza autorizzazione scritta.